



平面図
 1/100
 単位：mm

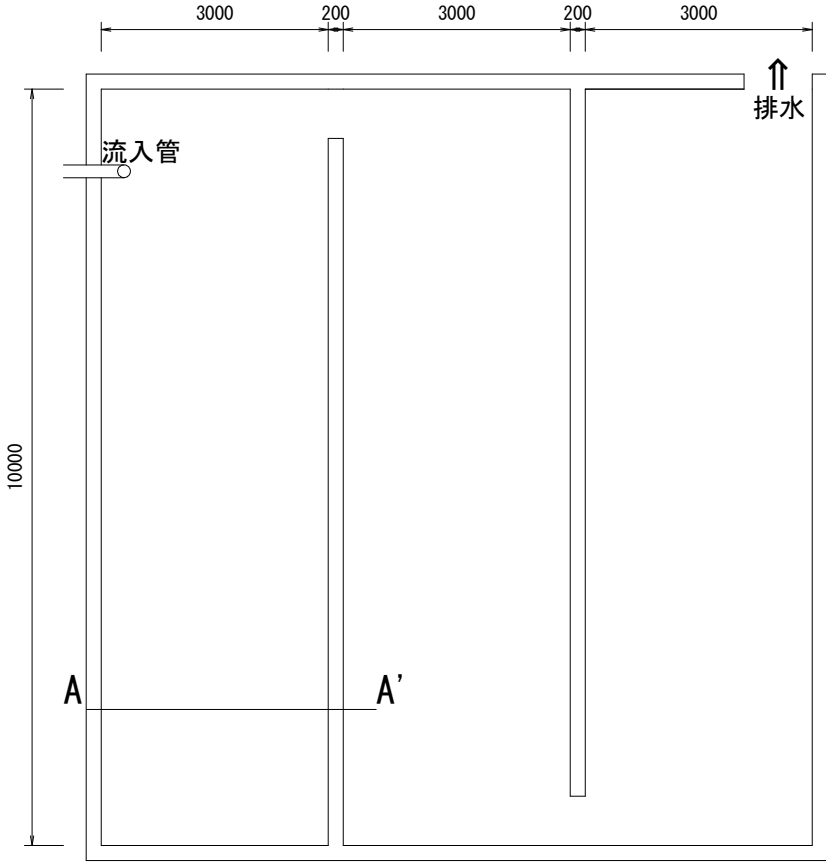

A－A' 断面図
 1/50
 単位：mm

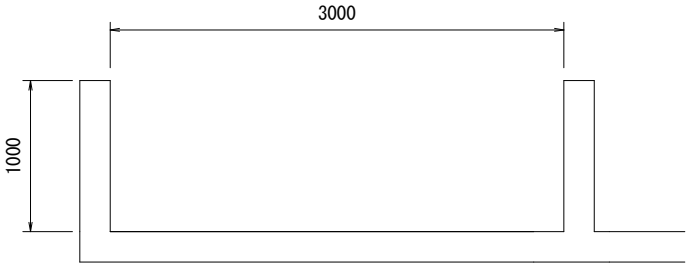

箇所名		宇津台浄水場 排泥池			
業務委託名		排泥池清掃業務委託			
平面図・断面図				縮尺	
製図者		設計者		図面番号	/
大 仙 市 上 下 水 道 局					