

訂正	月・日	

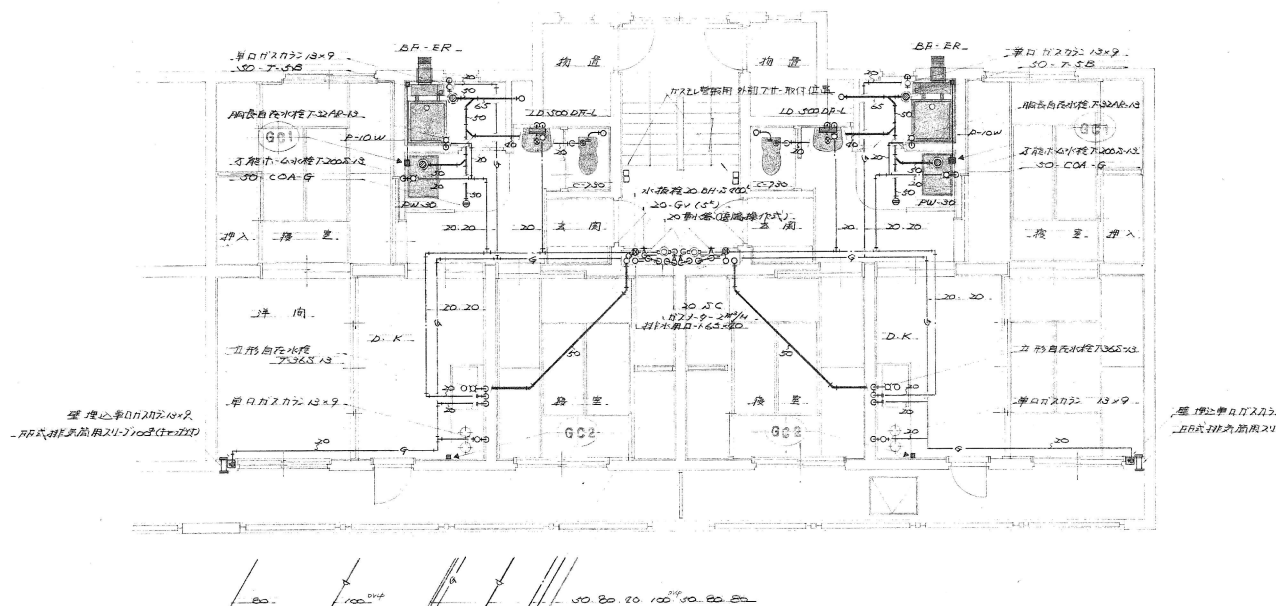

**大仙市 建設部 建築住宅課**  
 秋田県大仙市大曲日の出町二丁目8-4  
 TEL 0187-66-4909 / FAX 0187-63-4505

検図	検図	設計	工事名称 福見町市営住宅排水管高圧洗浄業務委託	設計年月日 R7.8	図面番号 M-01
			図面名称 配置図 平面図	縮尺 図示	

# 生 器 具 表

器具名称	品 番	材 属	品 金 物	数量	備 考
洋風便器	C-780B	スチール、725x325x500 Y2-100 Y-9907	725x1150 Y1 Y-5024Y 725x1150 Y1	16	膳後便器付
洗面化粧台	LD-500BF-L			16	
化粧手洗鉢	Y2802E0			16	
洗濯機パン	FW-30			16	
浴 槽	D-10W	布、鉄、排水金具付、寸法 2200x700x645		16	
バスミタ	BA-ER	口金等交換部、220V・5A・2.5W、H2調整器付		16	
皿 形貯水機	T-36S13			16	
暖房自動機	T-32AR-13			16	
可能冷水機	T-200S-13			16	

机号	機器名称	参考型式	仕	材	数量	備	考
GC1	1" 2E水翼船唇	YF501+YF414	耐摩防油型LP用、管船唇接合部、外周7"	管船唇付	16		
GC2	"	YF43B+YF414	LP用管引型 外周7"	管船唇付	16		



翠蘭祥 1:100

